



ОБЩЕСТВО С ОГРАНИЧЕННОЙ
ОТВЕТСТВЕННОСТЬЮ
«ТЕХНОСКАНЕР»
(ООО «ТЕХНОСКАНЕР»)



ГОСТ ISO 9001-2011

ИНН 5504235120

Российская

644042, г. Челябинск, пр. К. Маркса, д. 41, офис
327

тел. (3812) 34-94-22 e-mail : tehnoskaner@tk.ru

www.tehnoskaner.ru

Свидетельство СРО «Региональное Объединение
Проектировщиков» № 00872.02-2014-5504235120-П-178

Свидетельство СРО инженеров-изыскателей
«ГЕОБАЛТ» №0350-01/И-038

Свидетельство СРО «Энергоаудиторы Сибири» № 054-Э-050

«РАЗРАБОТАНО»

«УТВЕРЖДАЮ»

Директор
ООО «Техносканер»


Заренков С. В.

2017 г.

Глава Администрации
Кичигинского сельского поселения
Увельского района Челябинской области


Бакланова Л.А.

2017 г.



Схема теплоснабжения

№ ТО-49-СТ.155-17

Кичигинского сельского поселения
Увельского района Челябинской области

Челябинск 2017 г

Кварцевый карьер

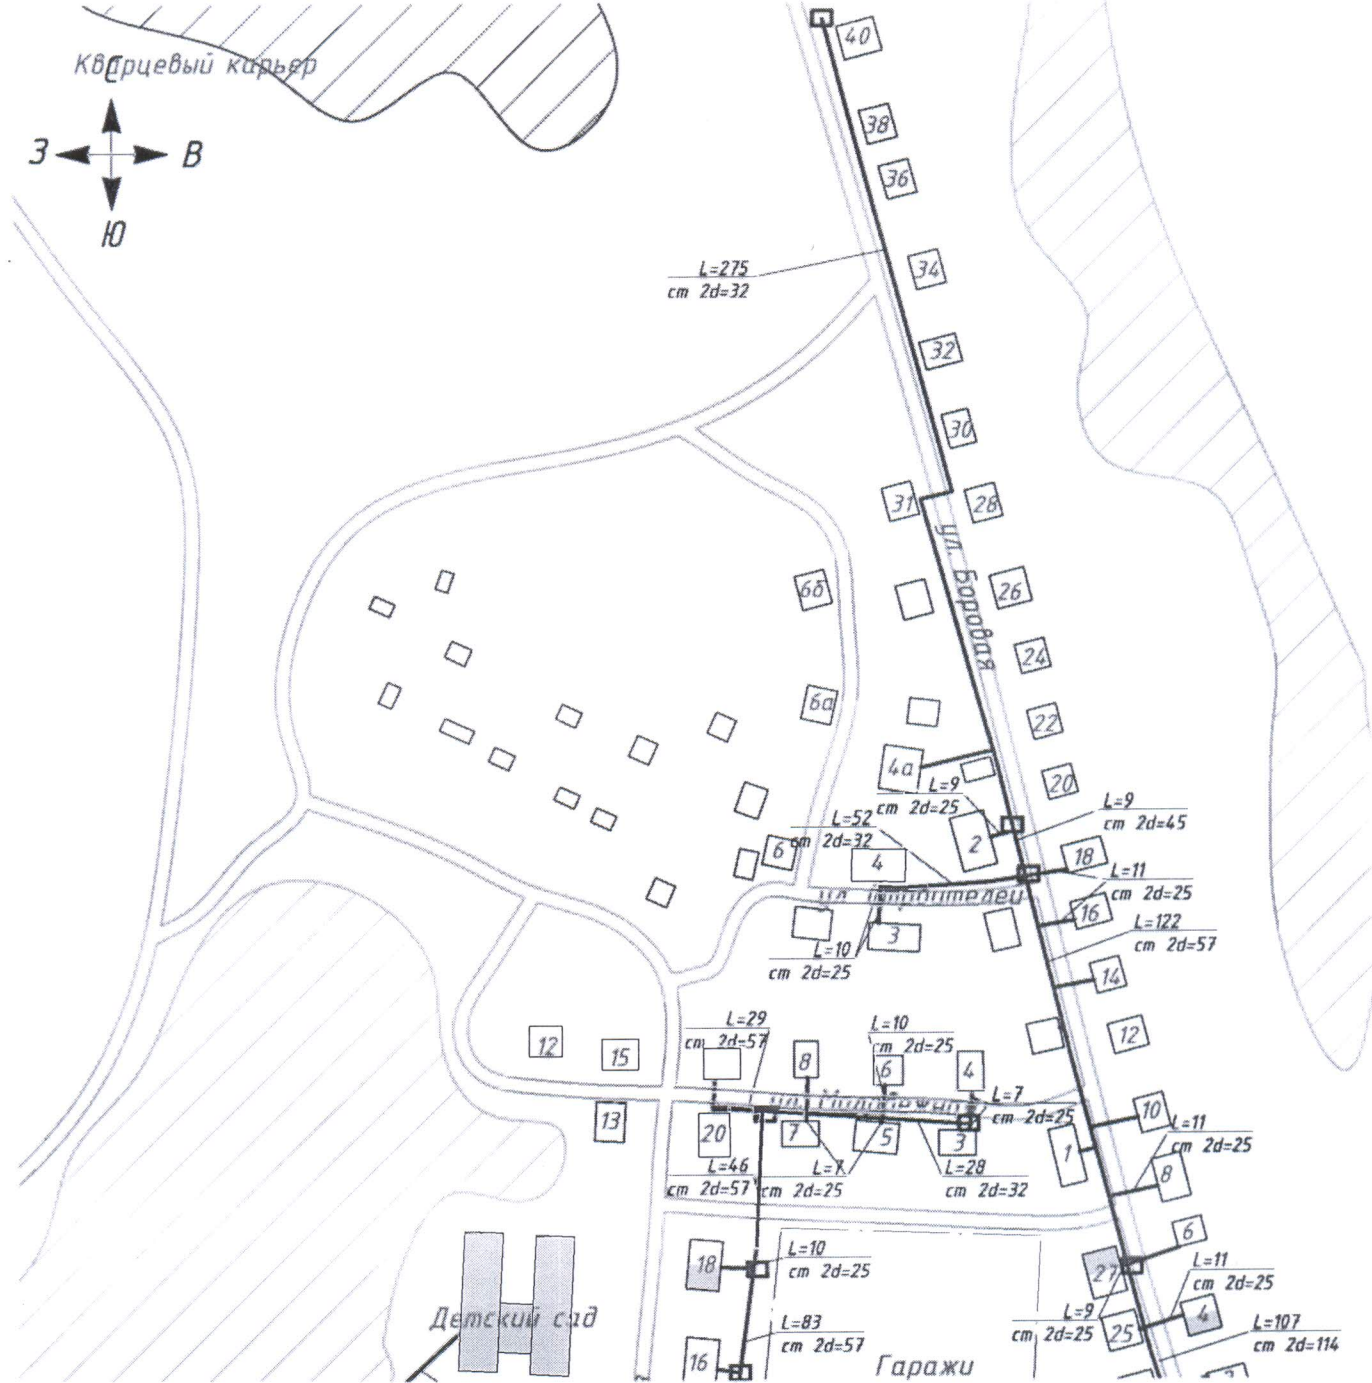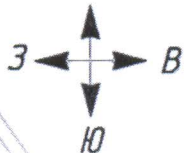


Условные обозначения

- потребители тепловой энергии с индивидуальным источником
- потребители тепловой энергии с централизованным источником
- тепловая камера
- существующие тепловые сети

- лес
- водоем

Схема расположения листов

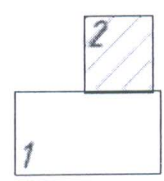

ТО-49-СТ.155-17


Схема теплоснабжения

Изм	Лист	№ докум.	Подп.	Дата	п. Нагорный	Стадия	Лист	Листов
Разраб.	Пров.	Кутькина О.А.		08.06.17			2	2
Н.контр.	Утв.				Масштаб 1:2500	ТехноСканер изыскания, проектирование, диагностика ООО "Техносканер"		

Условные обозначения

- лес
- водоем
- железнодорожный путь
- тепловая камера
- котельная
- существующие тепловые сети
- перспективная тепловая сеть
- индивидуальный источник энергии с потребителем тепловой энергии с централизованным источником

 Схема
расположения
листов



Изм./Лист	№ докум.	Подп.	Дата
Разраб.	Куткина Д.А.		08.06.17
Проб.			
Т.контр.			
Н.контр.			
Учв.			

Схема теплоснабжения		
ТО-49-СТ.155-17		
п. Назарный		
Масштаб 1:2500	Лист 1	Листов 2